


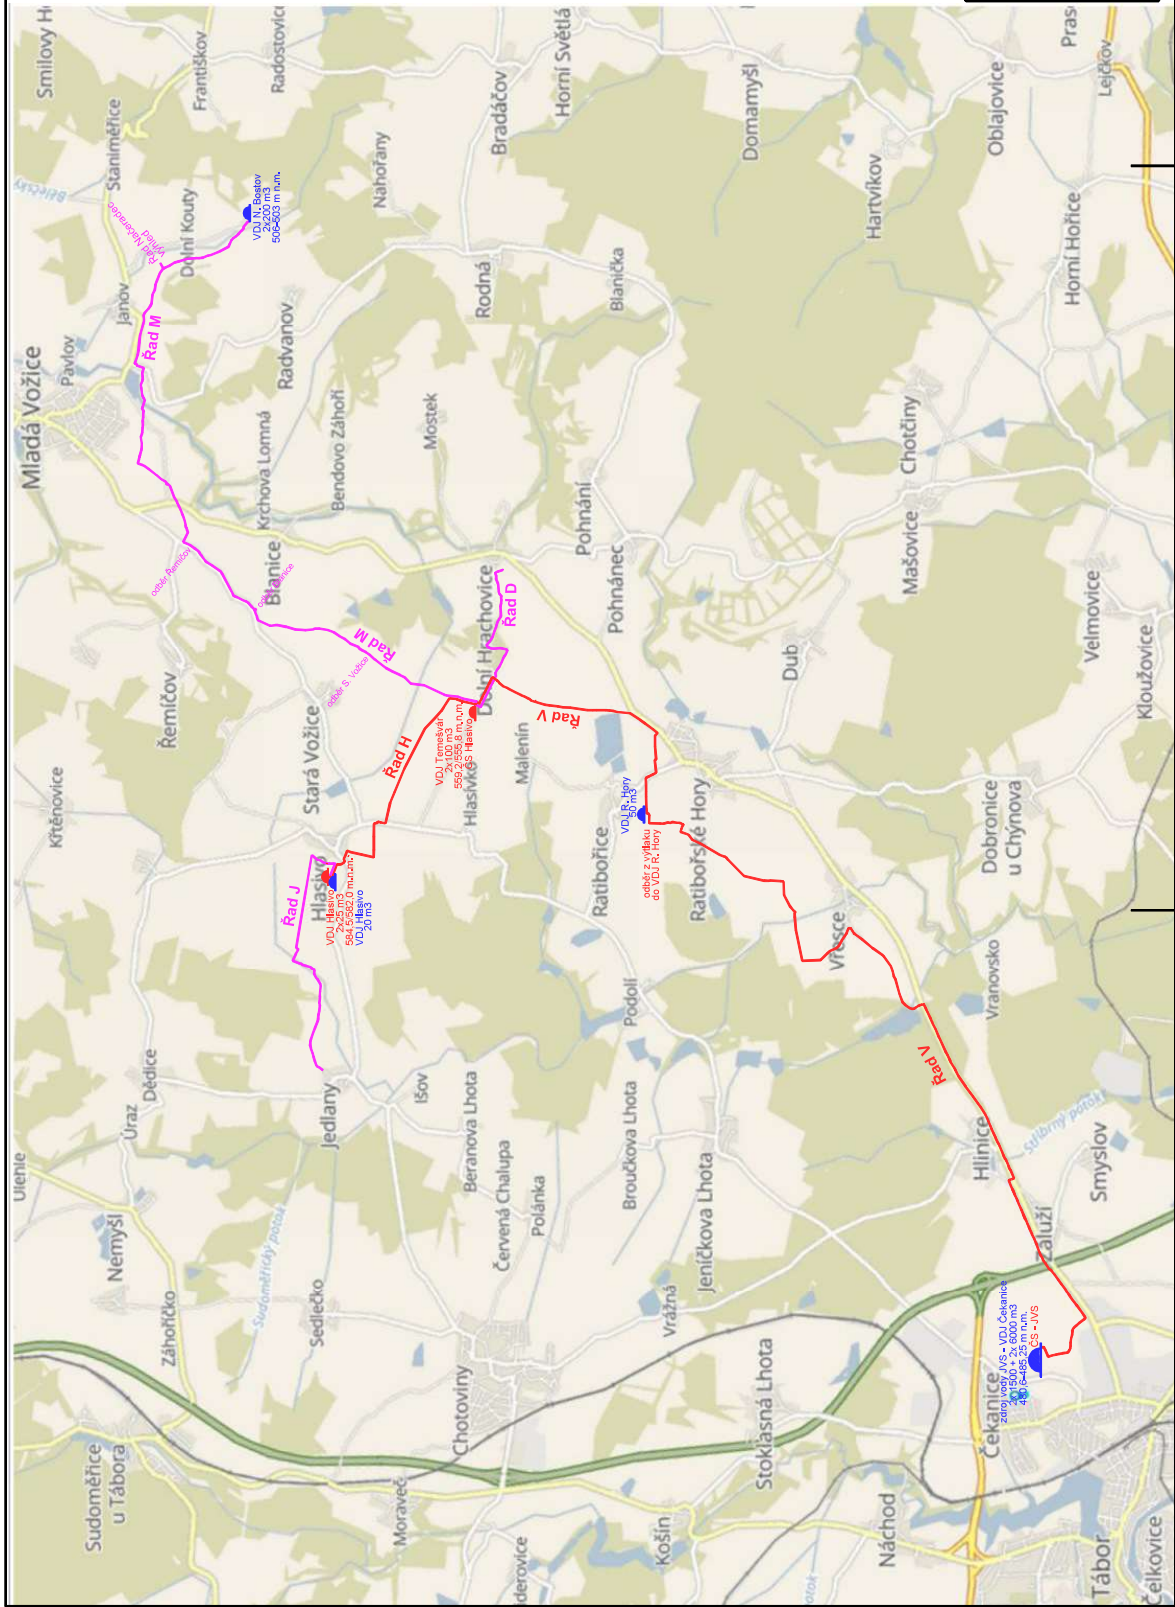

Legenda:
Vodárenská soustava Mladovožicko - VSM:
Vodovodní řad gravitační
Vodovodní řad výtlač
Vodojem nový - Temešvár a Hlasivo
Stávající se stavbou VSM související objekty:
Vodojem stávající



DOUŠA		Akce: Vodárenská soustava Mladovožicko	
Projektová a inženýrská kancelář TABOR, Luční 235 mobil: 606 338 488		Město Mladá Vožice	
Objednatel:		Superior	
Název výkresu:		DPS	
C.1 Přehledná situace		Měřítko: 1 : 45 000	
Zpracoval:		Datum: 02/2026	
Ing. Pavel Douša		Č. paré: 01	